



MIEJSKIE PRZEDSIĘBIORSTWO WODOCIĄGÓW I KANALIZACJI Sp. z o.o. we Włocławku



Sąd Rejonowy - Sąd Rejon. w Toruniu VII Wydz. Gosp. Nr KRS 0000031648 NIP 888-000-14-20
Kapitał zakładowy - 46.588.964,60 zł, ul. Toruńska 146, 87-800 Włocławek
tel. 54 230 17 00, fax 54 230 17 01, e-mail: sekretariat@mpwik.wloclawek.pl, www.mpwik.wloclawek.pl

TT/2231/786/16

Włocławek dn.06.06.2016r

Projektowanie, Kosztorysowanie, Nadzór
Budownictwo Komunikacyjne i Ogólne
Henryk Nencka
ul. Spacerowa 8 a
87-800 Włocławek

W odpowiedzi na pismo z dnia 27.05.2016r informuję, że wstępnie uzgadniamy rozwiązanie techniczne budowy ulicy Stromej we Włocławku.

W przedmiotowej ulicy wybudowana jest nasza sieć wodociągowa Ø 100mm z przyłączami. Natomiast brak jest sieci kanalizacji sanitarnej.

Informuję jednocześnie, że Wieloletni Plan Inwestycyjny na lata 2016-2021 nie przewiduje budowy sieci kanalizacji tłoczno-grawitacyjnej z przepompownią w tej ulicy.

Istniejące uzbrojenie ul. Stromej jest naniesione na mapy sytuacyjno-wysokościowe będące w zasobach geodezyjnych z uwzględnieniem lokalizacji, rzędnych wysokościowych i średnic w/w instalacji wodociągowej.

W związku z kontynuacją prac projektowych związanych z budową ul. Stromej we Włocławku (budowa drogi, kanalizacji deszczowej, instalacji elektrycznej) należy uwzględnić zachowanie normatywnych odległości od naszej sieci wodociągowej oraz od **projektowanej** sieci kanalizacji tłoczno-grawitacyjnej.


W załączeniu inwentaryzacja sieci wodociągowej.

PRZESZ ZARZĄDU
Radosław Zacharek
Radosław Zacharek

K/O

1. TT - a/a.

Wydruk mapy

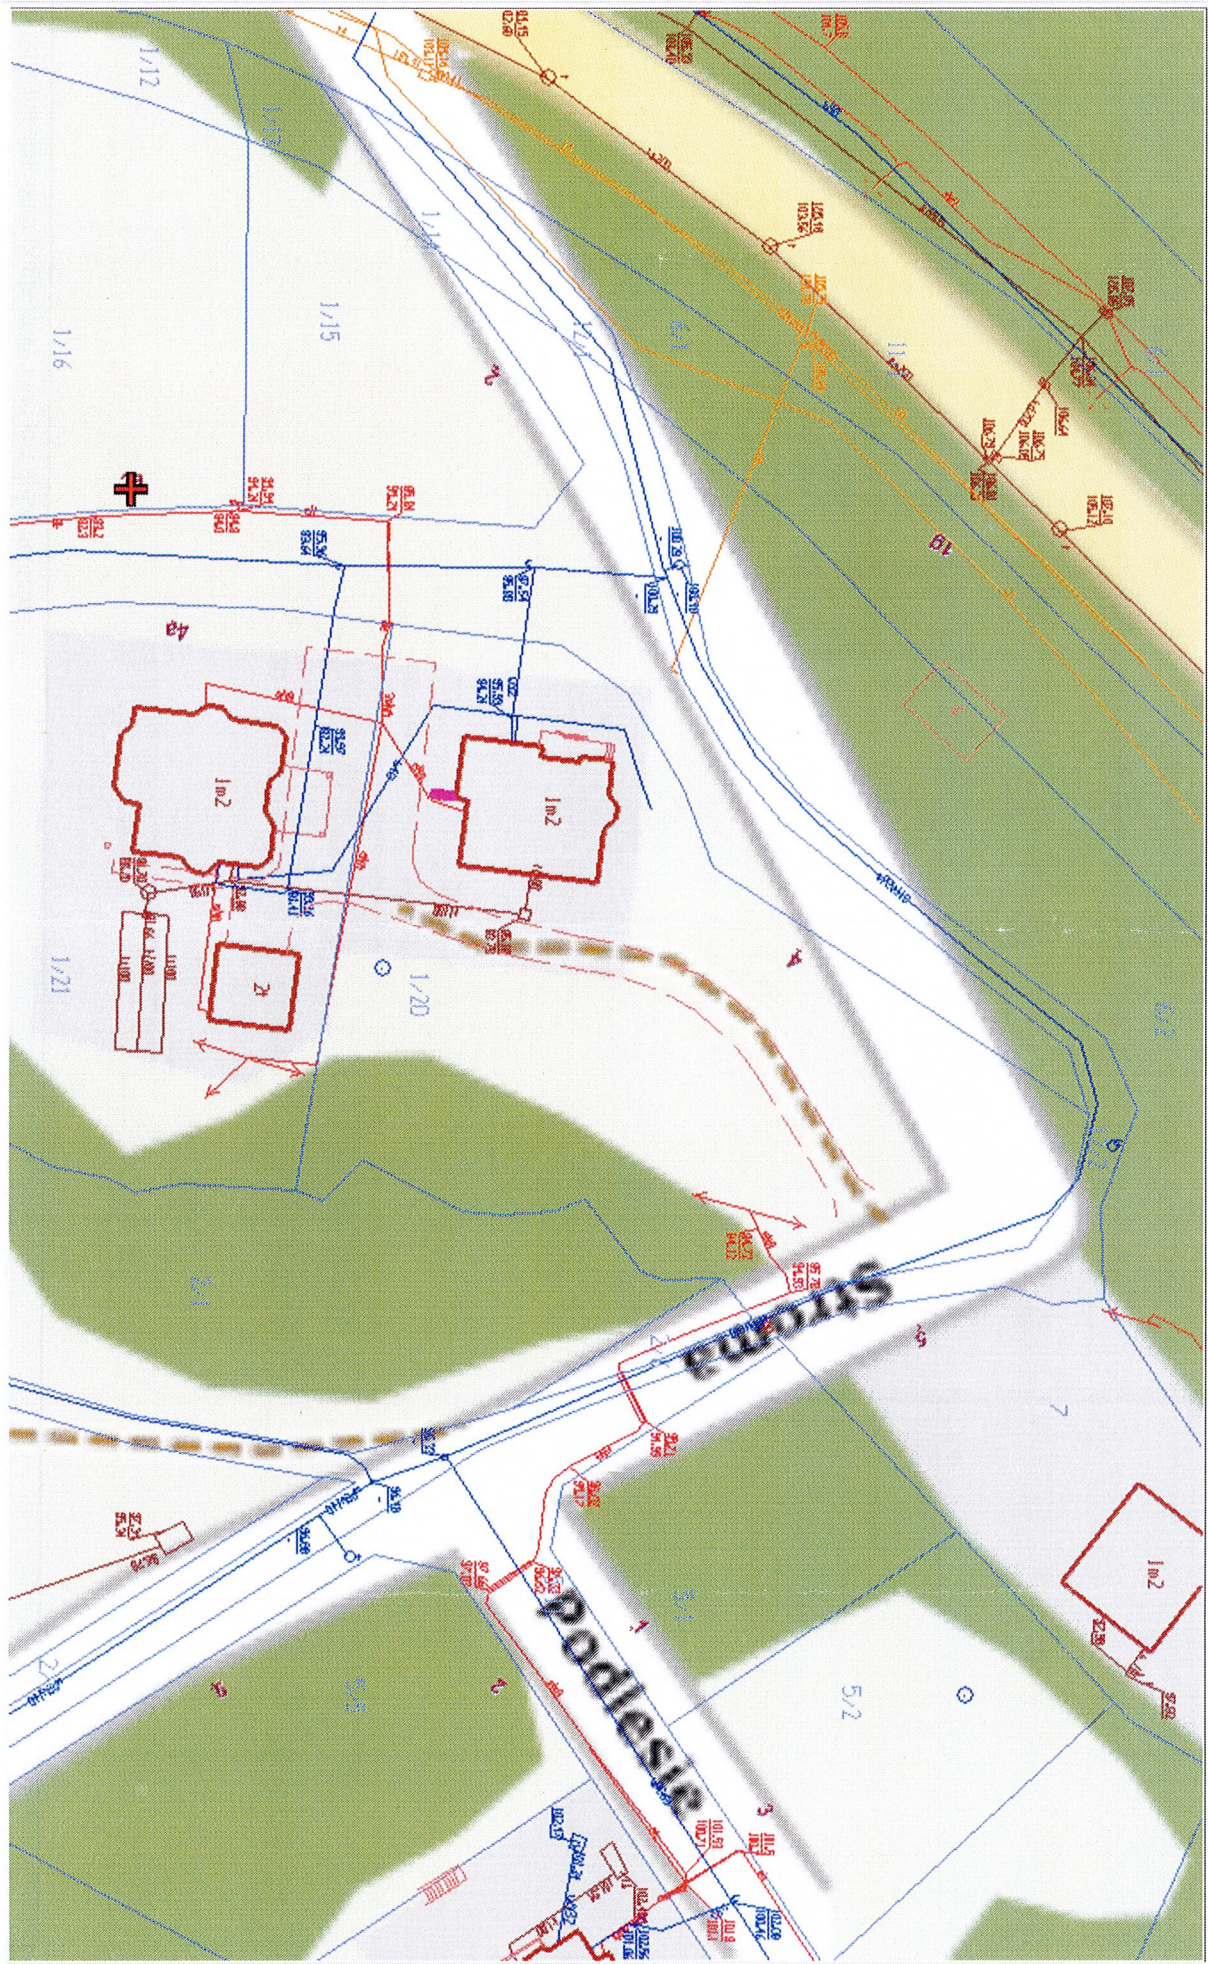

MAPA DO CELÓW PROJEKTOWYCH

skala 1:500

ORYGINAŁ

Miasto Włocławek

046401_1 Jednostka ewidencyjna Miasto Włocławek

Obwód ewidencyjny: Włocławek KM 10

Działka: wg zakresu, ul. Stroma

Nr zgłoszenia: DGK.6640.82.2016

Mapa aktualna w zakresie oznaczonym linią przerywaną na dzień: 11.03.2016r.

Układ współrzędnych: PL 2000 strefa 6 Godło mapy: 6.183.30.06.4.4

Układ wysokościowy: Kronsztadt 60

Geodezyjny układ odniesienia: PL-ETRF2000

X= 5838085.51 Y= 6573421.85 współrzędne lewego dolnego narożnika ramki

X= 5838379.62 Y= 6573629.18 współrzędne prawego górnego narożnika ramki

Nie wyklucza się istnienia w terenie innych - niż wykazanych na niniejszej mapie - urządzeń podziemnych, które nie były zgłoszone lub o których brak jest informacji w instytucjach branżowych.


Projekt usytuowania sieci uzbrojenia terenu, przedkłada do uzgodnienia inwestor. Projekt ten powinien być sporządzony na kopii aktualnej mapy zasadniczej z opracowanymi geodezyjnymi liniami rozgraniczającymi oraz osiami ulic i dróg jeżeli zostały ustalone w miejscowym planie zagospodarowania przestrzennego, lub w decyzji o ustaleniu warunków zabudowy i zagospodarowania terenu. (Rozp. M.G.PiB z dnia 02.05.2001r. Dz.Nr 38, poz.455 z 2001r. oraz Rozp. M.G.PiB z dnia 21.02.1995r. Dz.Nr 25, poz.133 z 1995r.)

GeoBet - Piotr Siedlecki
Kościuszki 4 lok.5, tel. 514 99 94 48
87-800 WŁOCŁAWEK
NIP 888-173-06-64 REGON 340100623

mgr inż. Adam Sikorski
GŁÓWNA
upr. bud. nr 19327

LEGENDA-branża drogowa:

- GRANICE DZIAŁEK EWIDENCYJNYCH
- LINIA ROZGRANICZAJĄCA PAS DROGOWY ULICY STROMEJ - ZGODNIE Z ISTNIEJĄCYM PRZEBIEGIEM GRANIC DZIAŁEK DROGOWYCH ORAZ PRZYLEGŁYCH DZIAŁEK PRZEZNACZONYCH DO WYKUPU POD POSZERZENIE PASA DROGOWEGO
- PROJEKTOWANA LINIA ROZGRANICZAJĄCA PAS DROGOWY ULICY STROMEJ - POWSTAŁA Z FRAGMENTÓW PRZYLEGŁYCH DZIAŁEK PRZEZNACZONYCH DO WYKUPU POD POSZERZENIE PASA DROGOWEGO
- KRAWĘŻNIK BETONOWY 12/15x30cm WYK. JAKO "WYSTAJĄCY"
- KRAWĘŻNIK BETONOWY 12/15x30cm WYK. JAKO "WTOPIONY"
- KRAWĘŻNIK BETONOWY ZJAZDOWY 15x22cm
- OPORNIK BETONOWY 12x25cm WYK. JAKO "WTOPIONY"
- PROJEKTOWANA JEZDNI ULICY STROMEJ WRAZ Z DOJAZDEM DO NIERUCHOMOŚCI STROMA 4a - PŁYTY BETONOWE SZESZCIOKĄTNE "TRYLINKA" GRUB. 15cm
- PROJEKTOWANE ZJAZDY - KOSTKA BRUKOWA BETONOWA GRUB. 8cm
- PROJEKTOWANE POBOCZA - KAWERZYNIA Z KRUSZYWA ŁAMANEGO STABILIZOWANEGO MECHANICZNIE
- PROJEKTOWANY PRĘT OBRYKOWANY BETONOWY ŚCIEK PRZY JEZDNI

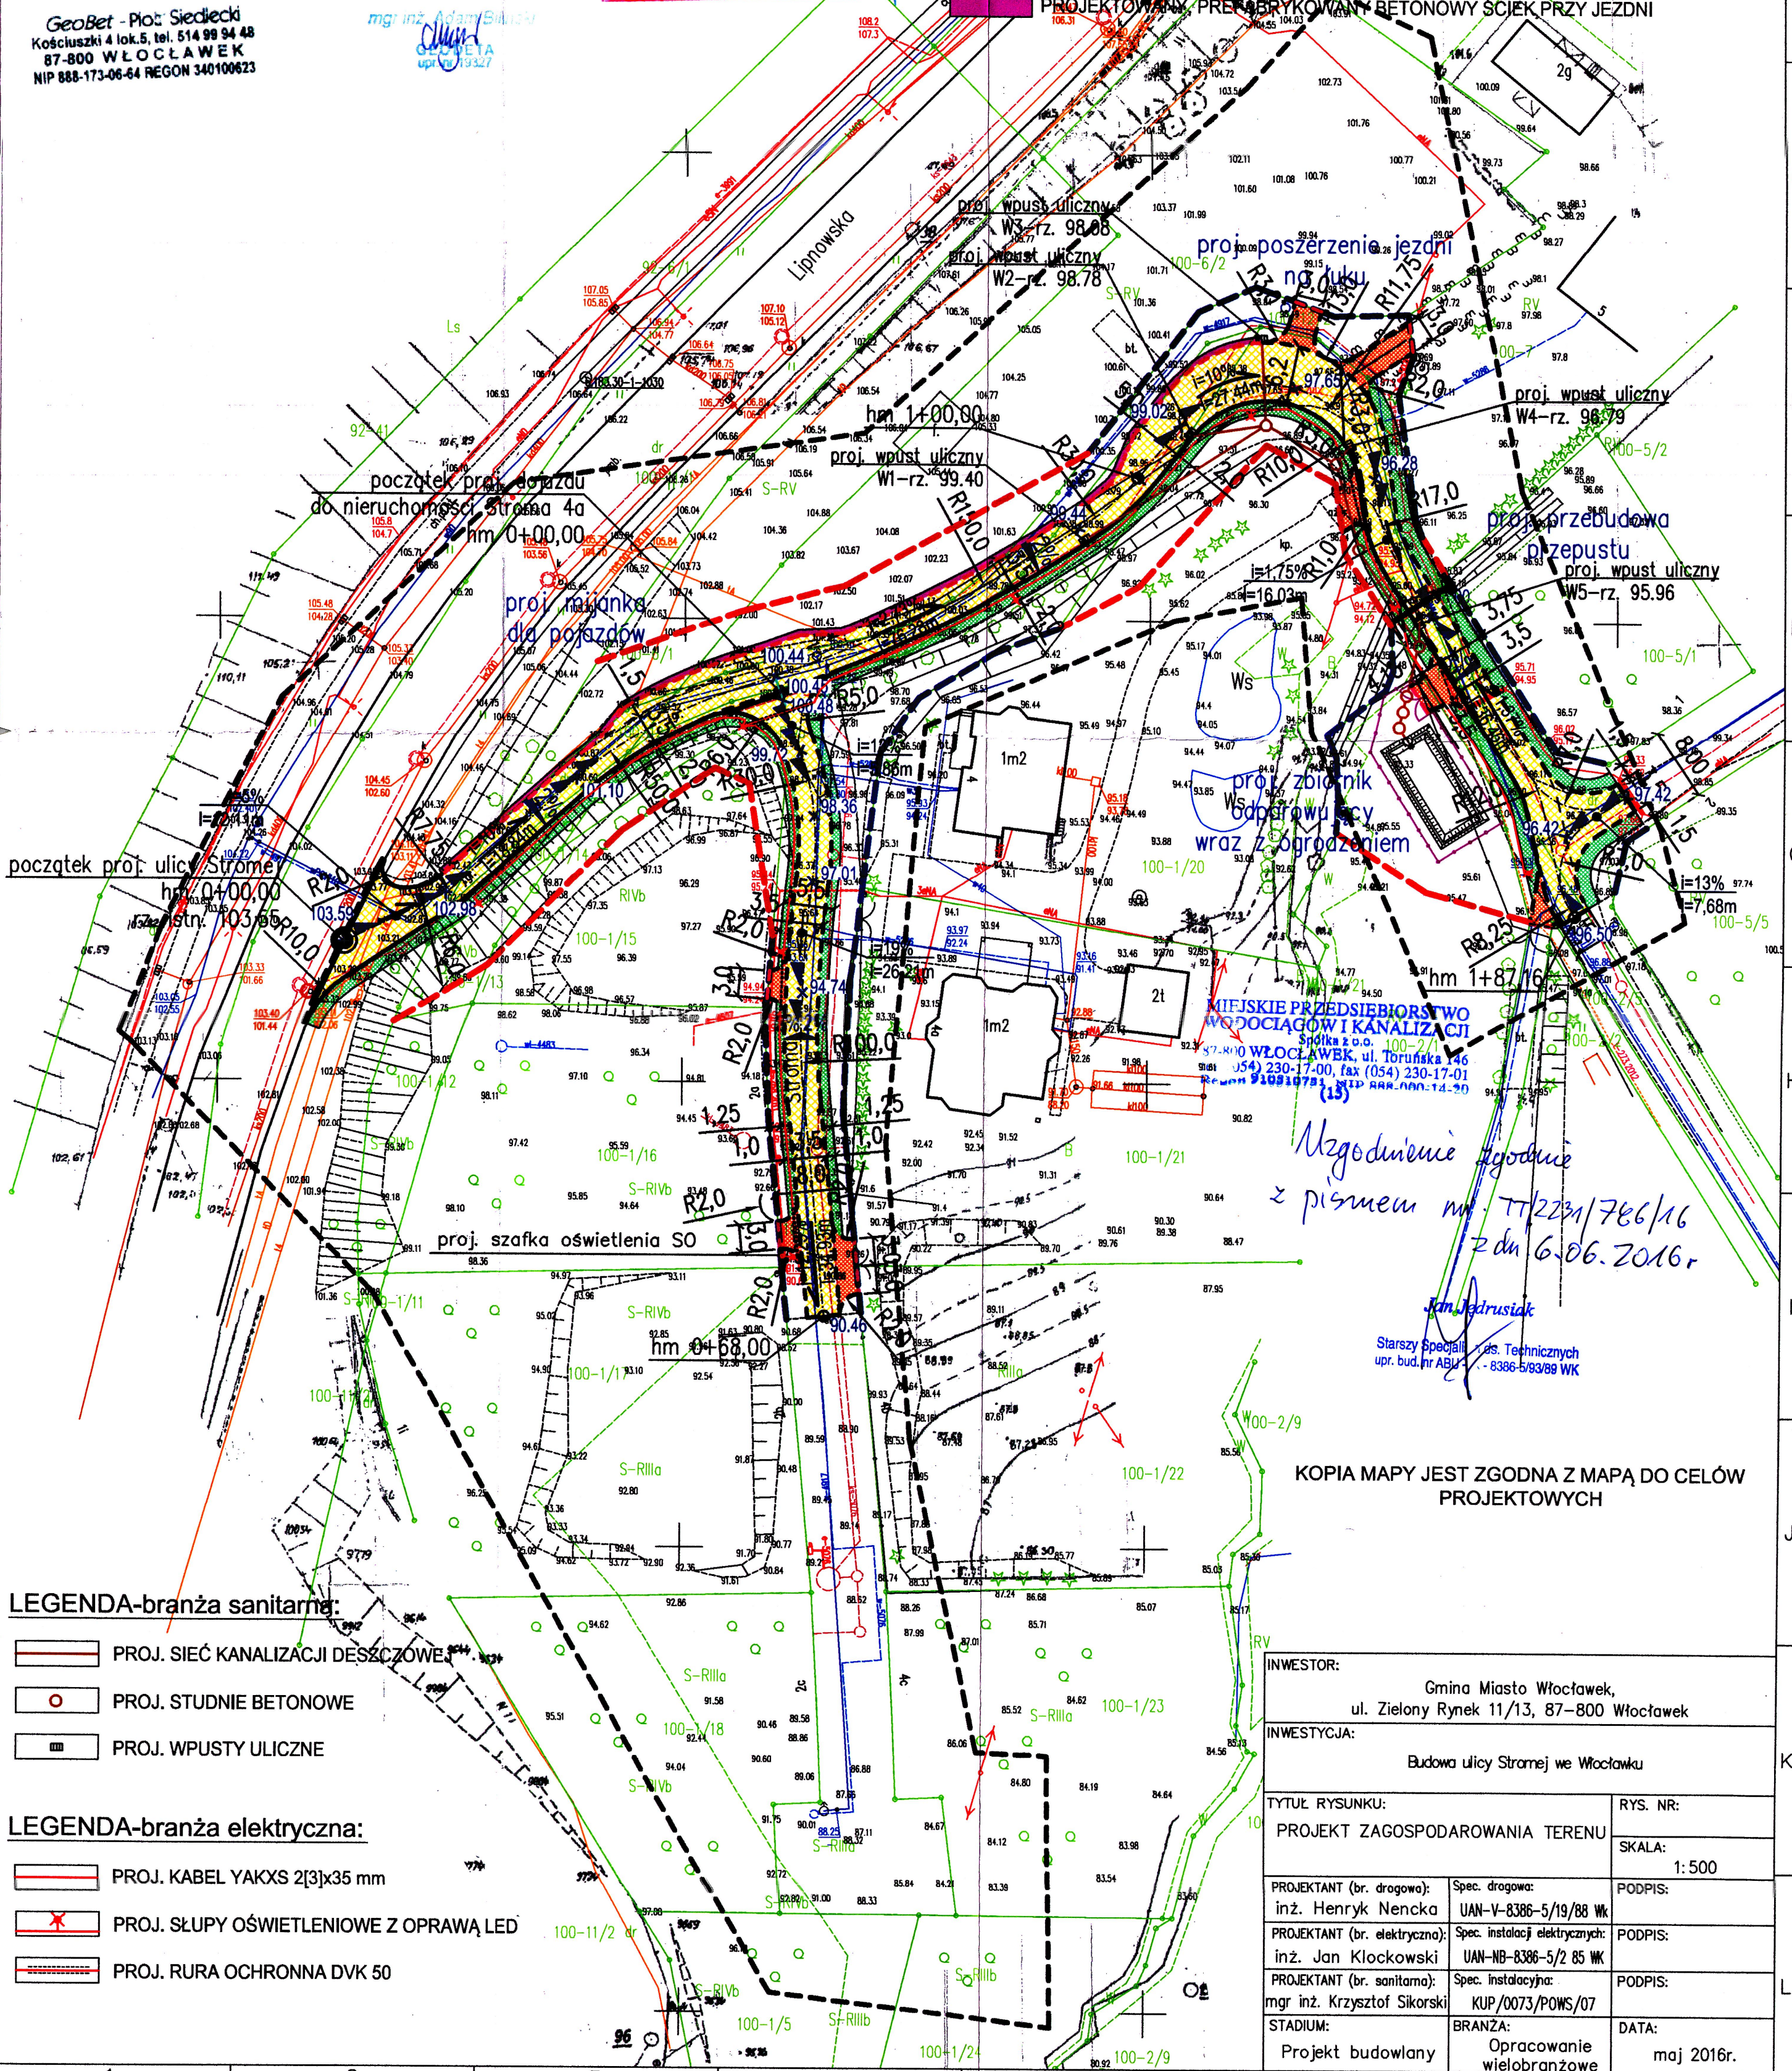

LEGENDA-branża sanitarna:

- PROJ. SIĘĆ KANALIZACJI DESZCZOWEJ
- PROJ. STUDNIE BETONOWE
- PROJ. WPUSTY ULICZNE

LEGENDA-branża elektryczna:

- PROJ. KABEL YAKXS 2[3]x35 mm
- PROJ. SŁUPY OŚWIETLENIOWE Z OPRAWĄ LED
- PROJ. RURA OCHRONNA DVK 50

KOPIA MAPY JEST ZGODNA Z MAPĄ DO CELÓW PROJEKTOWYCH

INWESTOR:
Gmina Miasto Włocławek,
ul. Zielony Rynek 11/13, 87-800 Włocławek

INWESTYCJA:
Budowa ulicy Stromej we Włocławku

TYTUŁ RYSUNKU:
PROJEKT ZAGOSPODAROWANIA TERENU

RYS. NR:
SKALA:
1:500

PROJEKTANT (br. drogowy):
inż. Henryk Nencka

Spec. drogowy:
UAN-V-8386-5/19/88 WK

PROJEKTANT (br. elektryczny):
inż. Jan Klockowski

Spec. instalacji elektrycznych:
UAN-NB-8386-5/2 85 WK

PROJEKTANT (br. sanitarna):
mgr inż. Krzysztof Sikorski

Spec. instalacyjna:
KUP/0073/POWS/07

STADIUM:
Projekt budowlany

BRANŻA:
Opracowanie wielobranżowe

DATA:
maj 2016r.

PODPIS:

PODPIS:

PODPIS: